




# PŮDORYS

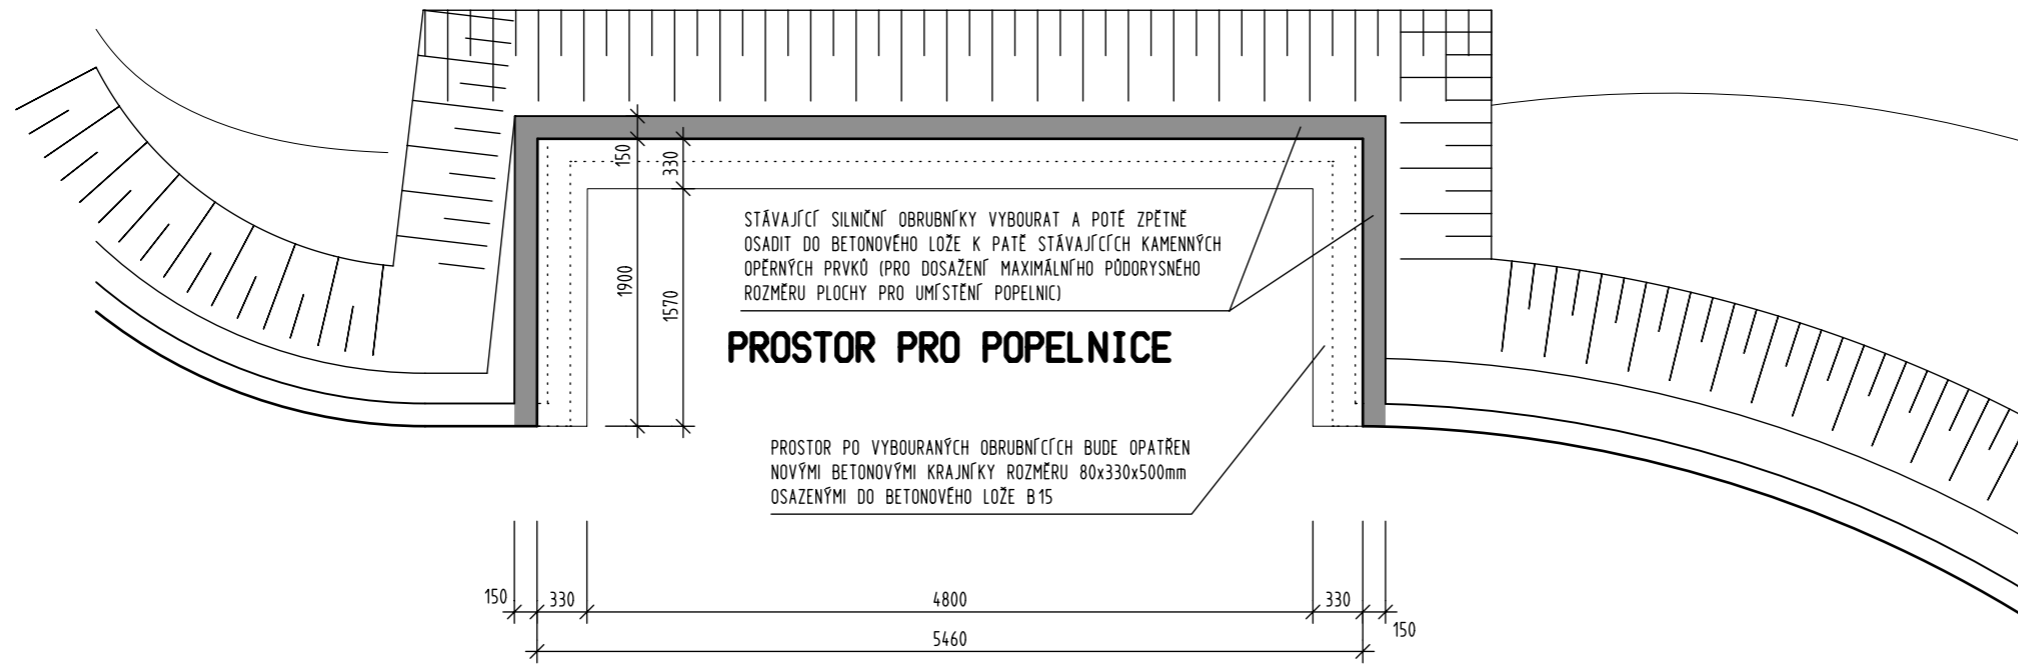

# VZOROVÝ PŘÍČNÝ ŘEZ

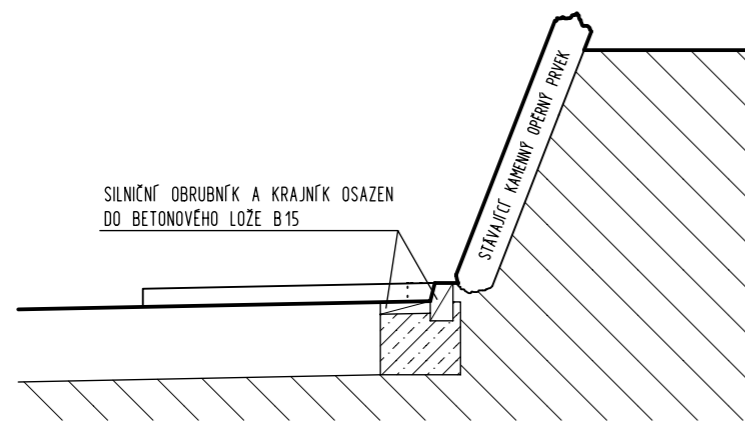

KRESLIL	PROJEKTANT	ODPOV. PROJEKTANT	HIP	KONTROLOVAL	 PROJEKČNÍ A INŽENÝRSKÁ KANCELÁŘ HURDÁLKOVA 206, 547 01 NÁCHOD tel. 491 433 158 fax. 491 487 785
ING. J. JIREČEK	ING. J. JIREČEK	ING. R. HUBKA	ING. R. HUBKA	ING. P. TICHÝ	
STAVEBNÍK	DOMOV DŮCHODCŮ POLICE N. METUJÍ, NA SIBIRI 149, POLICE N. METUJÍ				STUPEŇ PPS DATUM V/2011 ZAKÁZKOVÉ ČÍSLO ARCHIVNÍ ČÍSLO 105 FORMÁT 2 x A4 MĚŘÍTKO 1:50 ČÍSLO VÝKRESU KS-3
MÍSTO STAVBY	AREÁL DOMOVA DŮCHODCŮ, POLICE N. METUJÍ, k.ú. VELKÁ LEDHUJE				
AKCE	<b>DOMOV DŮCHODCŮ POLICE N. METUJÍ</b> <b>VENKOVNÍ ÚPRAVY ZAHRADY</b> KOMUNIKACE A STAVEBNÍ ČÁST				
DÍL	<b>ÚPRAVA PROSTORU PRO POPELNICI</b>				
OBSAH	<b>ÚPRAVA PROSTORU PRO POPELNICI</b>				